


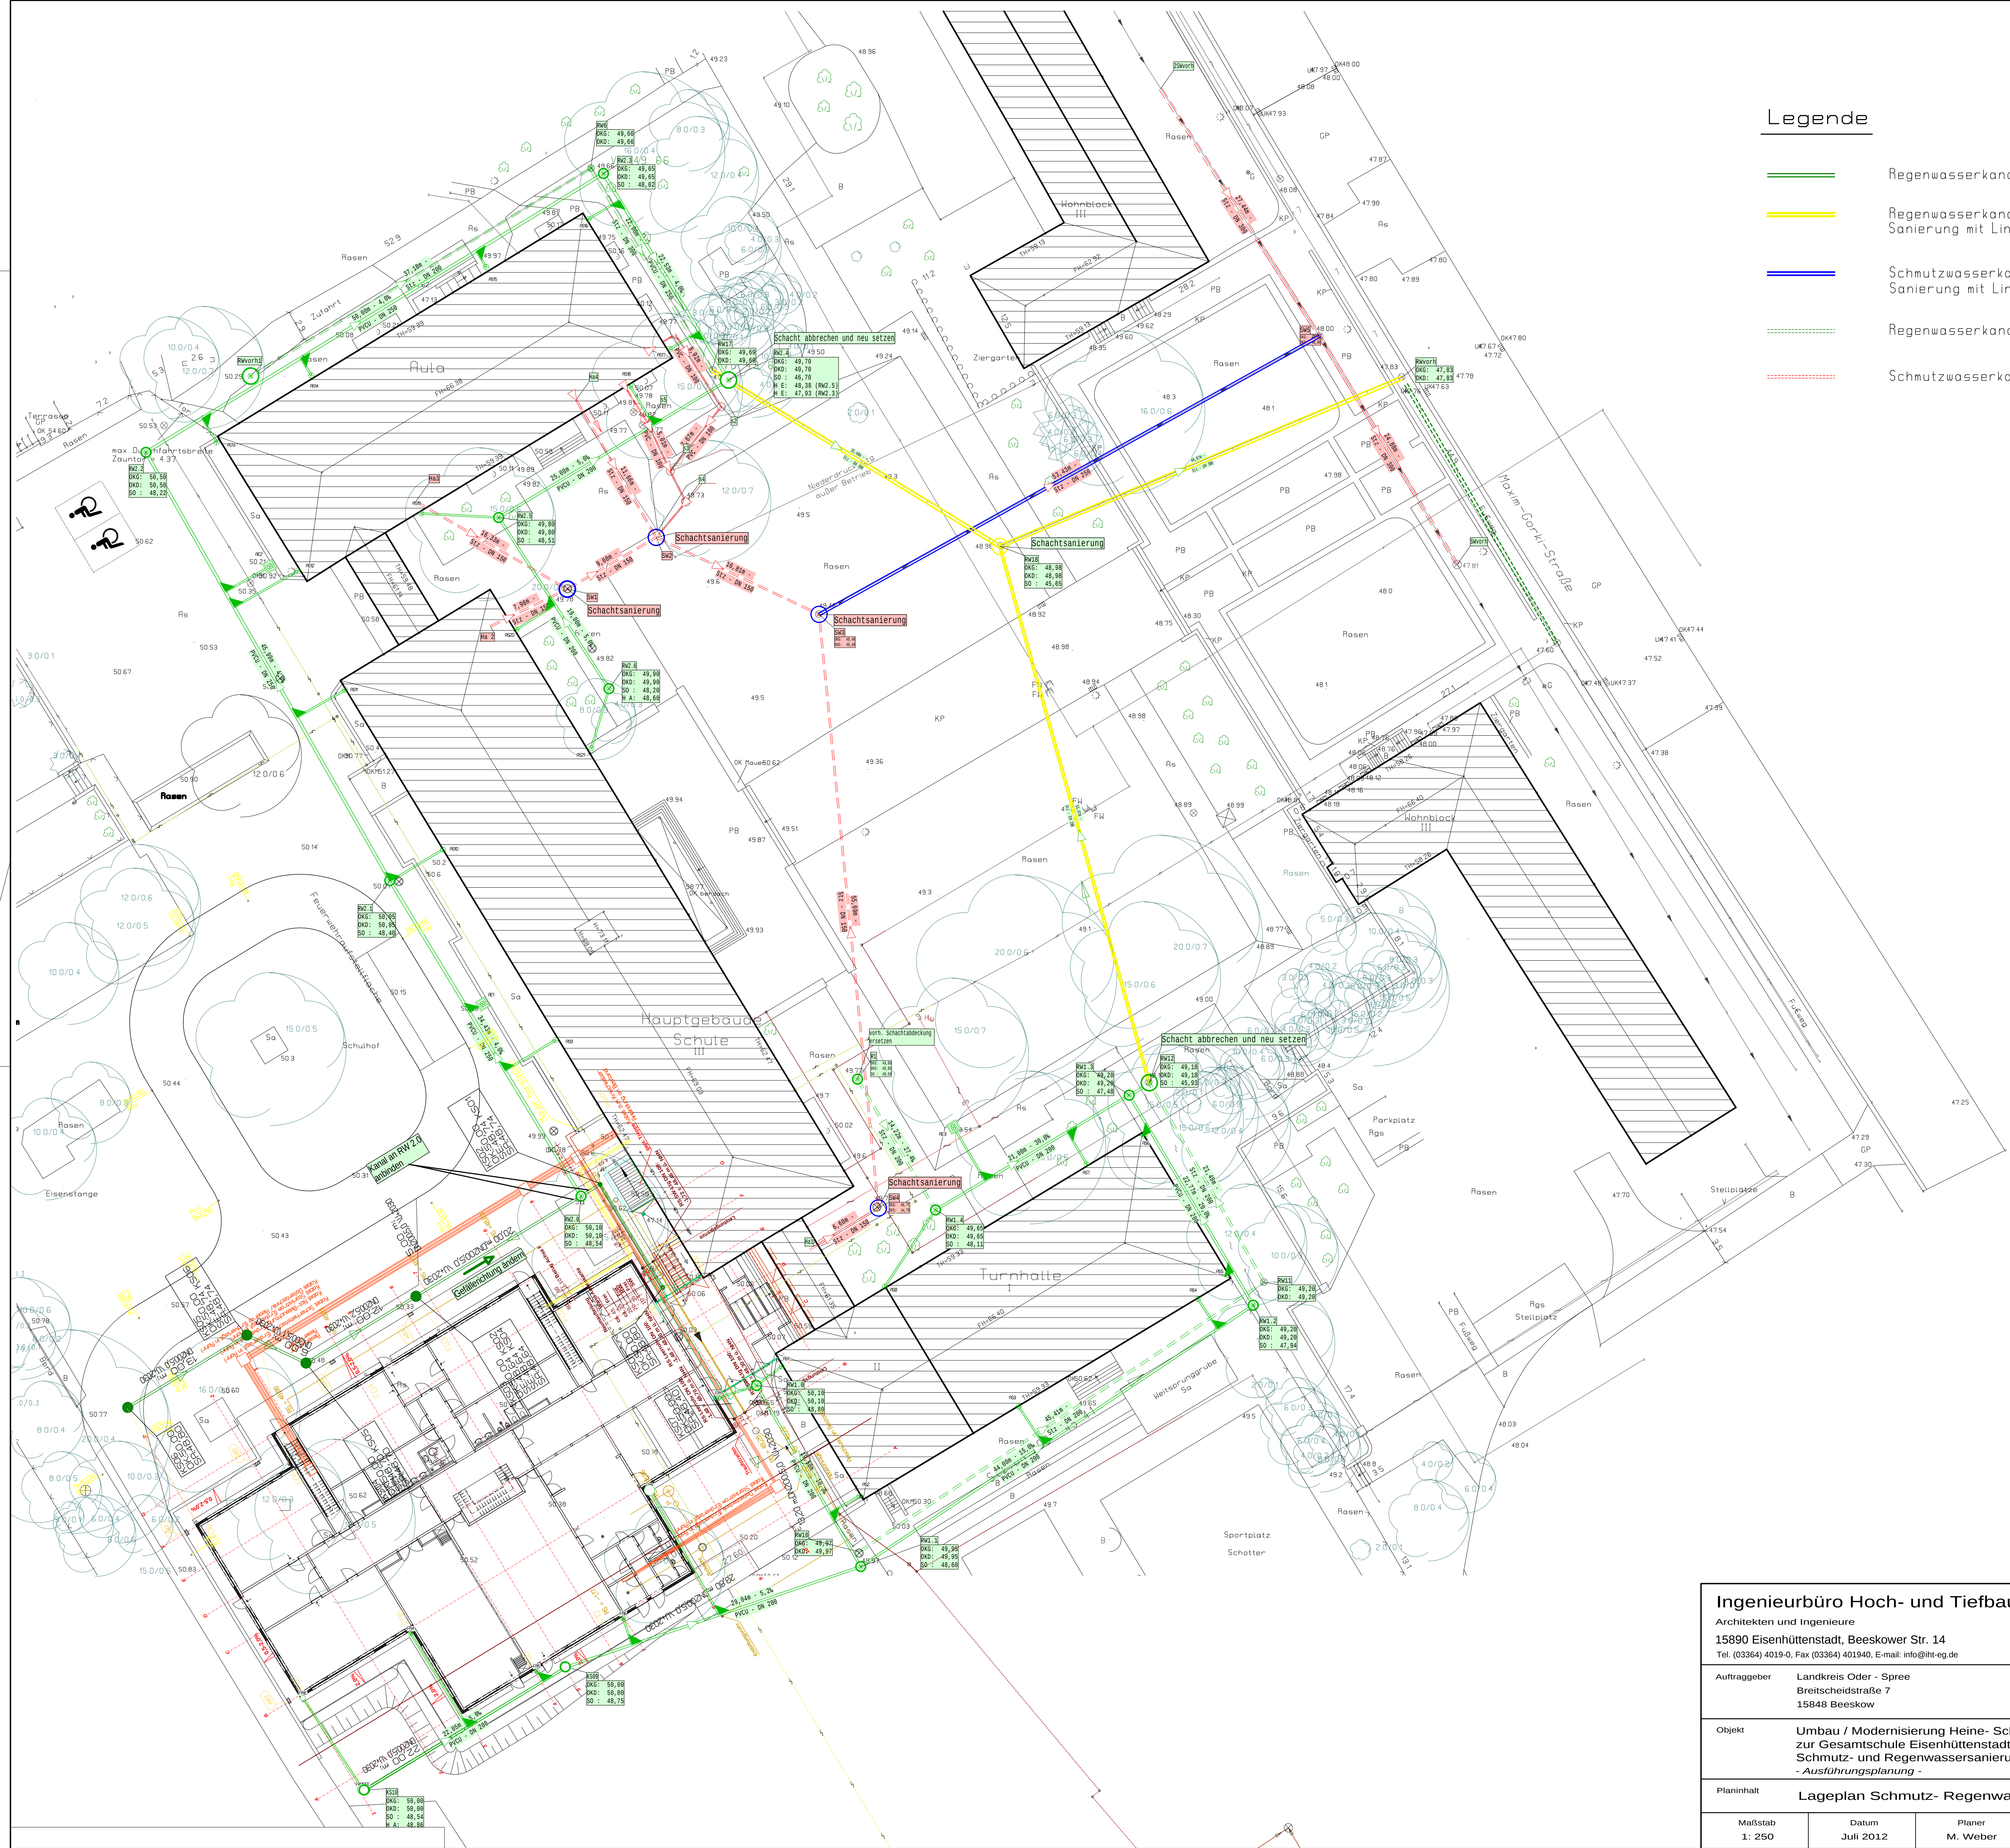

Legende

- Regenwasserkanal geplant
- Regenwasserkanal Sanierung mit Liner
- Schmutzwasserkanal Sanierung mit Liner
- Regenwasserkanal vorhanden
- Schmutzwasserkanal vorhanden

Ingenieurbüro Hoch- und Tiefbau eG

Architekten und Ingenieure
15890 Eisenhüttenstadt, Beeskower Str. 14
Tel. (03364) 4019-0, Fax (03364) 401940, E-mail: info@iht-eg.de



Auftraggeber Landkreis Oder - Spree
Breitscheidstraße 7
15848 Beeskow

Objekt Umbau / Modernisierung Heine- Schule
zur Gesamtschule Eisenhüttenstadt
Schmutz- und Regenwassersanierung
- Ausführungsplanung -

Planinhalt Lageplan Schmutz- Regenwassersanierung

Unterlage
6

Maßstab 1: 250	Datum Juli 2012	Planer M. Weber	Proj.-Nr.	Bl.-Nr. 1
-------------------	--------------------	--------------------	-----------	--------------